

Architetto *Stefano Mordini*  
 Architetto *Stefania Nardini*

Aggiornamento

Integrazione

Viale V. Veneto, n. 9 - 59100 Prato Tel. Fax 057425658  
 e-mail stefano@studomem.191.it

Aprile 2013

Oggetto:

PIANO DI RECUPERO RELATIVO AL COMPLESSO IMMOBILIARE POSTO NEL COMUNE DI PRATO, VIA STRADELLINO N.C. 2-4-G.

Oggetto della Tavola:

EDIFICIO N. 2  
 SCHEMA SMALTIMENTO LIQUAMI

Stato

PROGETTO

Scala 1:100

Data: Maggio '12

Tav.

21


Richiedente:

NENCIARINI ALESSANDRO & C. sas  
 P. IVA: 01648500971

Progettisti:

Il presente elaborato assolve alle prescrizioni contenute nella nota P.G. 36937 del 27-03-2013

Pianta Piano Terra

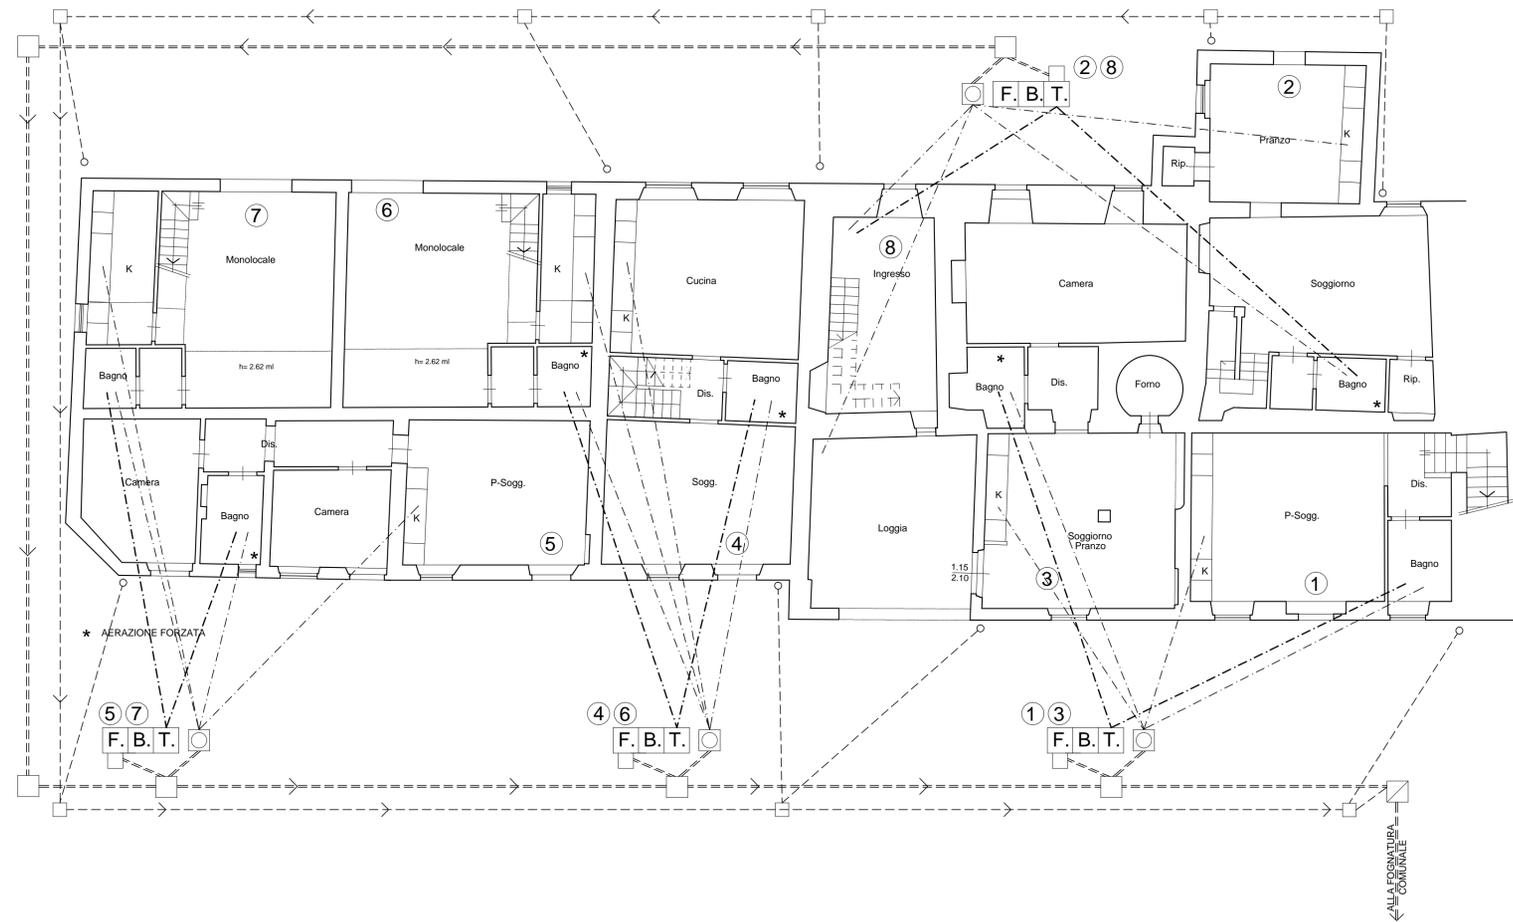

LEGENDA	
	POZZETTO SGRASSATORE
	POZZETTO PRELIEVO CAMPIONI
	POZZETTO POMPE DI SOLLEVAMENTO
	CADITOIA
	GRIGLIA RACCOLTA ACQUE
	FOSSA BIOLOGICA TRICAMERALE
	POZZETTO D'ISPEZIONE
	POZZETTO RACCOLTA ACQUE METEORICHE
	PLUVIALI
	CONDOTTO ACQUE NERE
	CONDOTTO ACQUE SAPONOSE
	CONDOTTO ACQUE CHIARIFICATE
	CONDOTTO ACQUE METEORICHE

DIMENSIONAMENTO FOSSA BIOLOGICA EDIFICIO 2

- Superficie netta 598,78 mq
  - Superficie accessoria 97,17 mq
- SUPERFICIE UTILE = SN + 60% SA = 657,08 mq**

- 1 abitante equivalente = 35mq di superficie utile**
- Abitanti equivalenti: 657,08/35 = n° 18,77

- 200 lt di fossa biologica per ogni abitante equivalente**
- Capacità fossa biologica: 200 x 18,77 = 3754,75 lt minimo

- 0,05 lt di pozzetto degrassatore per ogni abitante equivalente**
- Capacità fossa biologica: 0,05 x 18,77 = 0,94 lt minimo

Vengono posate quattro fosse biologiche tricamerale da 2,40 mc ciascuna e quattro pozzetti sgrassatori da 1,00 mc ciascuno.