




Tubazione idrica stoffata su solai ammalorati

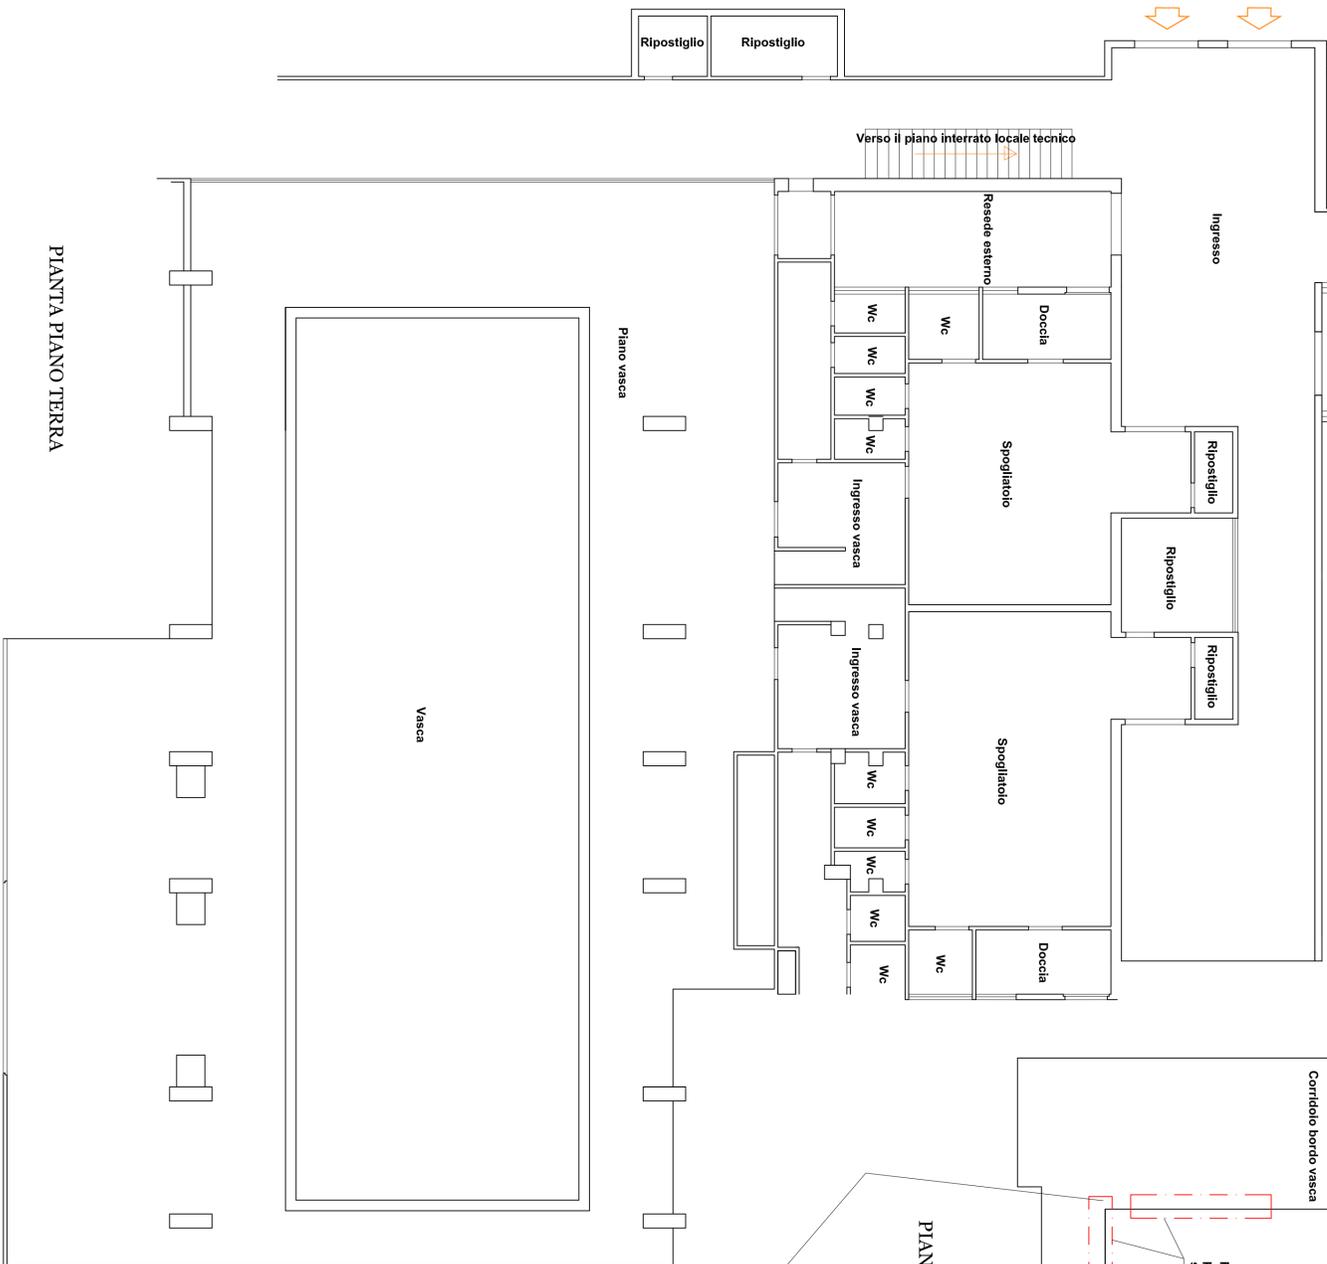

Porzione impianto idrico da smontare per effettuare le lavorazioni sul solaio e successivo riposizionamento

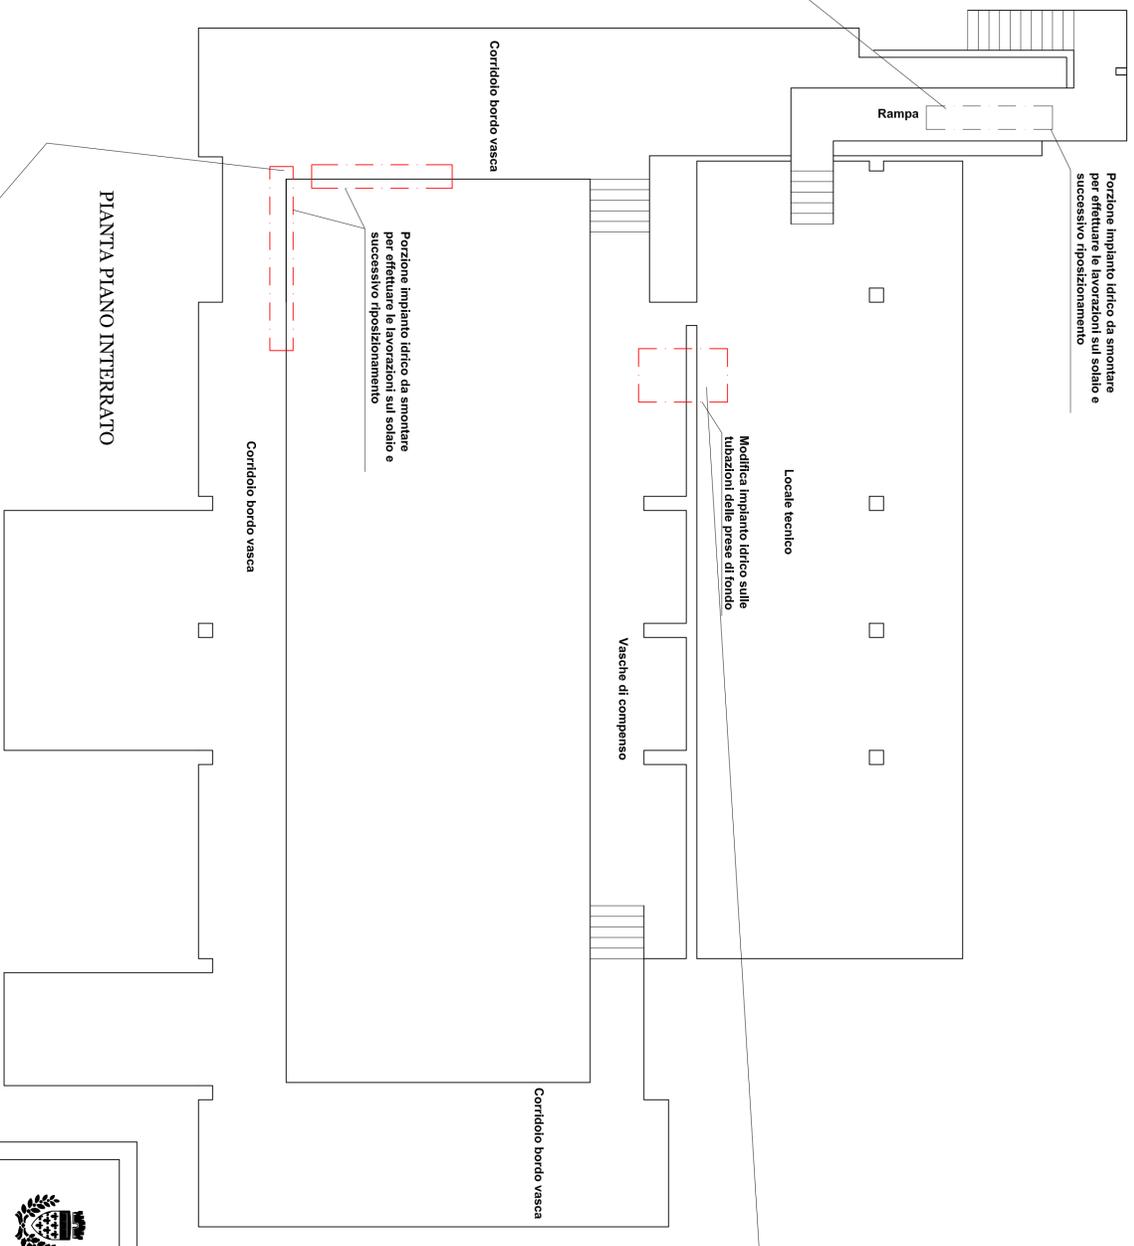

Porzione impianto idrico da smontare per effettuare le lavorazioni sul solaio e successivo riposizionamento

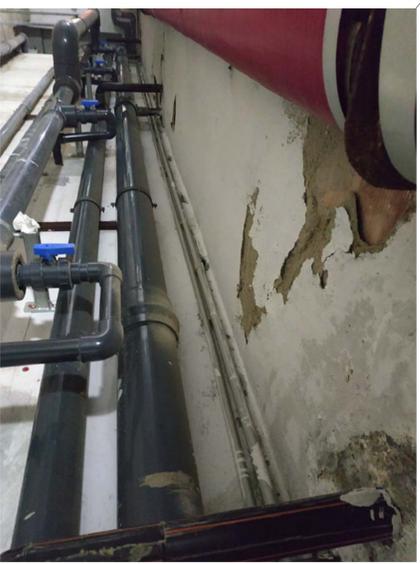

Solaio interposto tra il piano terra e interrato con principio di sfondellamento



Locale tecnico con tubazioni da modificare per le prese di fondo



Progetto: Piscina GESCAL - via delle Gardenie 69 Prato

Titolo: Opere di risanamento conservativo e adeguamenti normativi del fabbricato - IDRAULICO

Fase: ESECUTIVO

Assessore ai lavori pubblici arch. Valerio BARBERIS
 Servizio PP - Edilizia pubblica
 Unità Operativa PR3 - UOC Gestione Diagnostica e Manutenzione degli Imm. Comunali
 Dirigente del servizio Ing. Maria Teresa CAROSELLA
 Responsabile Unico del Procedimento Ing. Iuri BALDI

Progettisti

Ing. Fabrizio VALISANO



TAVOLA 4 - lavori idraulici
 pianta piano terra e interrato

Scala 1:100

Spazio riservato agli uffici:

© Copyright Comune di Prato - Settore Edilizia Pubblica
 è vietata la riproduzione anche parziale del documento

data: Maggio 2019

Firmato da:

VALISANO FABRIZIO

codice fiscale IT: VLSFRZ82L13G999F

num.serie: 72909922900089935931489983483330949701

emesso da: ArubaPEC S.p.A. NG CA 3

valido dal 13/02/2017 al 14/02/2020