



Finanziato  
dall'Unione europea  
NextGenerationEU



comune di  
**PRATO**  
Codice Fiscale: 84006990481

Progetto  
**OFFICINA GIOVANI - RECUPERO DEL BLOCCO EX CONSIAG - PIAZZA  
DEI MACELLI 4**

CUP  
**C33D21002850005**

Titolo  
**Planimetria - Impianto antincendio - Piano Primo**

Fase  
**Progetto Esecutivo**

Servizio	<b>Servizio Edilizia storico monumentale e immobili comunali, Politiche energetiche e Datore di Lavoro</b>
Dirigente del servizio	<b>Arch. Francesco Caporaso</b>
Responsabile Unico del Procedimento	<b>Arch. Antonio Silvestri</b>

Progettisti delle opere architettoniche  
**Arch. Antonio Silvestri - Comune di Prato**  
**Arch. Elena Vitali - Comune di Prato**

Progettista delle opere strutturali  
**Ing. Francesco Sanzo - Comune di Prato**

Coordinatore alla sicurezza in fase di progettazione  
**Arch. Luca Erbaggio**

Progettista delle opere meccaniche, diagnosi energetica e valutazioni acustiche  
**Ing. Roberto Ferrara**

Progettista delle opere elettriche e prevenzione incendi  
**Studio Greenhaus - PI Gian Luca Sani**

Legenda codici

**A** - opere architettoniche  
**E** - Impianti elettrici  
**De** - diagnosi energetica  
**M** - impianti meccanici  
**S** - opere strutturali  
**AI** - prevenzione Incendi  
**Ac** - valutazioni acustiche  
**Stc** - sicurezza



Tavola: AI - 01

Scala: 1:50

Spazio riservato agli uffici:

© Copyright Comune di Prato - Servizio Edilizia storico monumentale ed Immobili comunali, Politiche energetiche e Datore di Lavoro  
è vietata la riproduzione anche parziale del documento


data **Marzo 2023**

Elaborati grafici validi ai soli fini impiantistici

NOTA BENE:  
La ditta aggiudicataria ha l'obbligo di consegnare alla fine dei lavori i disegni dell'impianto, aggiornati in ogni suo particolare delle modifiche apportate in corso d'opera. Per quelle modifiche che si ritengono importanti la ditta ha l'obbligo, prima di eseguirle, di chiedere conferma allo studio di progettazione impiantistica ed architettonica, oltre che alla direzione lavori.

LEGENDA	
SIMBOLO	DESCRIZIONE
	Centralino antincendio
	Rilevatore indirizzato ottico di fumo installato in ambiente
	Rilevatore indirizzato ottico di fumo installato in in spazio nascosto
	Spia rivelazione
	Pulsante indirizzato manuale a rottura vetro
	Pannello acustico luminoso "ALLARME INCENDIO"

# PIANO PRIMO

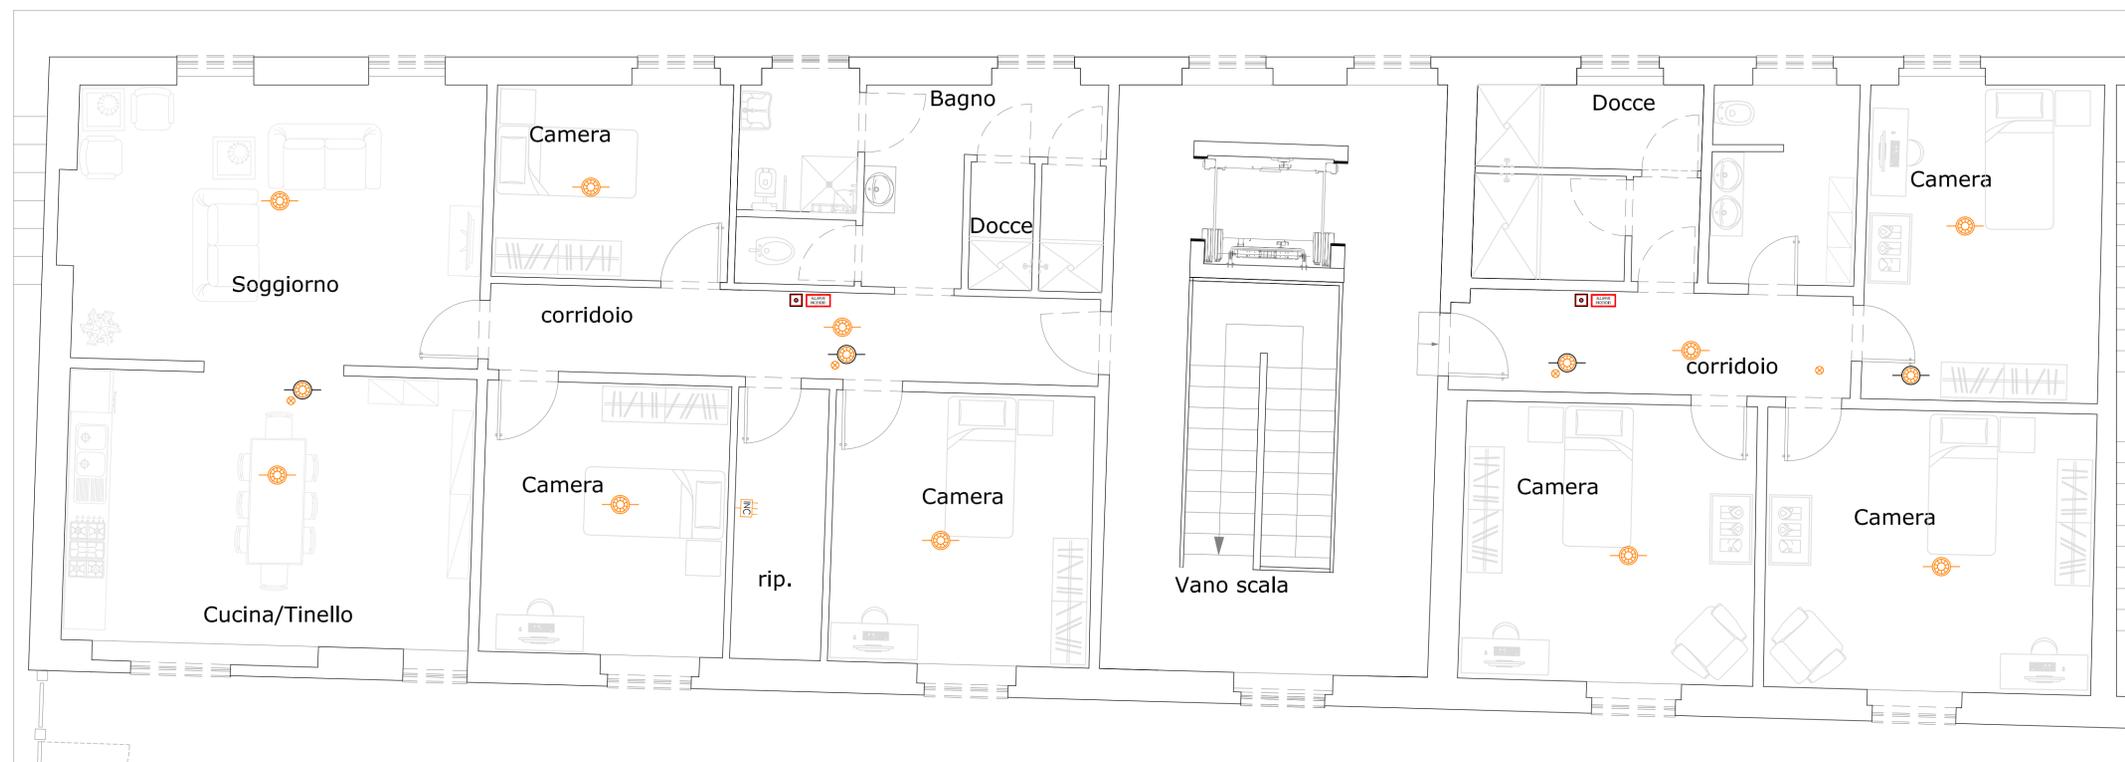

Firmato da:

**Sani Gian Luca**

codice fiscale SNAGLC83P10D403G

num.serie: 81314808998080452703496839953767021733

emesso da: ArubaPEC S.p.A. NG CA 3

valido dal 04/11/2020 al 05/11/2023