

Progetto
EX CONSERVATORIO SANTA CATERINA, VIA SANTA CATERINA 17, RESTAURO LOCALI EX ARCHIVIO STORICO ANAGRAFE

CUP
C35F2100040005

Titolo
Distribuzione Impianto di Climatizzazione, AFS e Scarichi


Fase

Servizio	Servizio Edilizia storico monumentale ed immobili comunali, Politiche energetiche e Datore di Lavoro
Dirigente del servizio	Arch. Francesco Caporaso
Responsabile Unico del Procedimento	Arch. Francesco Procopio

Progettista delle opere architettoniche
Arch. Francesco Procopio - Comune di Prato
Ing. Francesca Macera - Comune di Prato
Geom. Elisabetta Santi - Comune di Prato

Coordinatore alla sicurezza in fase di progettazione
Ing. Francesca Macera - Comune di Prato


Progettista delle opere impiantistiche
Ing. Domenico Passannante
 Collaboratore
Ing. Giuseppe Lena

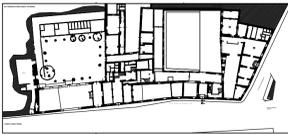

Elaborato: T2 Impianto climatizzazione
 Tavola Grafica Scala: 1:100
 Spazio riservato agli uffici:

© Copyright Comune di Prato - Servizio Edilizia storico monumentale ed immobili comunali, Politiche energetiche e Datore di Lavoro
 è vietata la riproduzione anche parziale del documento
 data: Gennaio 2023


Estratto impianto idrico (AFS) e Scarichi

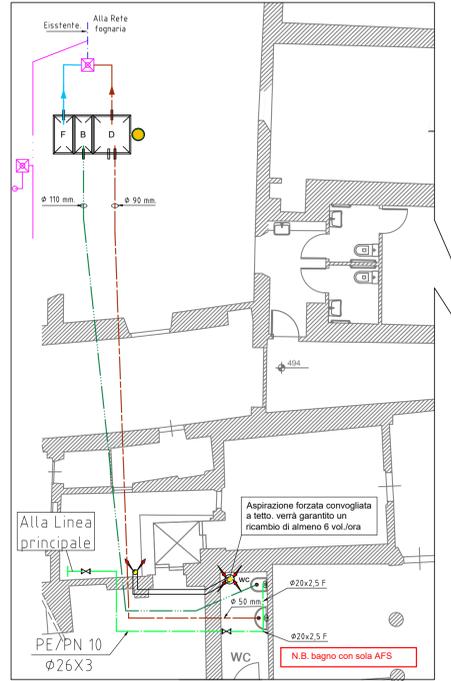

LEGENDA GRAFICA IMPIANTO DI ASPIRAZIONE

	M120/5* Aspiratore Elicoidale da muro tipo Vortice modello M120/5* Portata massima d'aria in aspirazione 100m3/h Diametro nominale 120 mm Controllo di velocità Potenza assorbita max 34 W
	Aria viziata aspirata

SCHEMA IDRAULICO DI PRINCIPIO

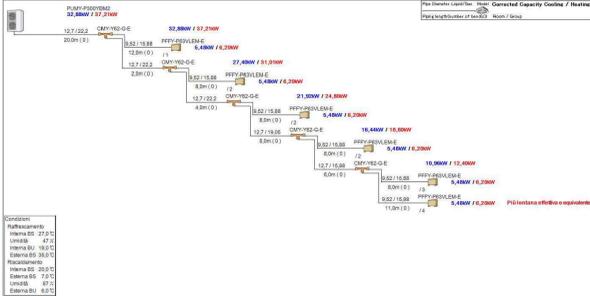



SIMBOLOGIA TUBAZIONI

SIMBOLO	DEFINIZIONE
	Tubazioni scarichi acque scure
	Tubazioni scarichi acque chiare
	Tubazioni acque piovanti
	Tubazione dalle fosse biologiche alla fognatura stradale

SIMBOLOGIA

SIMBOLO	DEFINIZIONE
	Colonna acque reflue nere
	Colonna acque reflue chiare
	Colonna sfiato fossa biologica
	Sifone a chiusura idraulica tipo "Firenze", ispezionabile Ø 125-110
	Pozzetto con ispezione
	Pluviale

EX CONSERVATORIO SANTA CATERINA

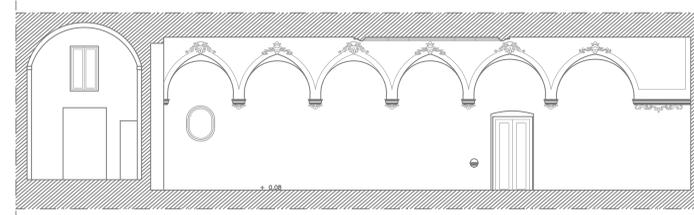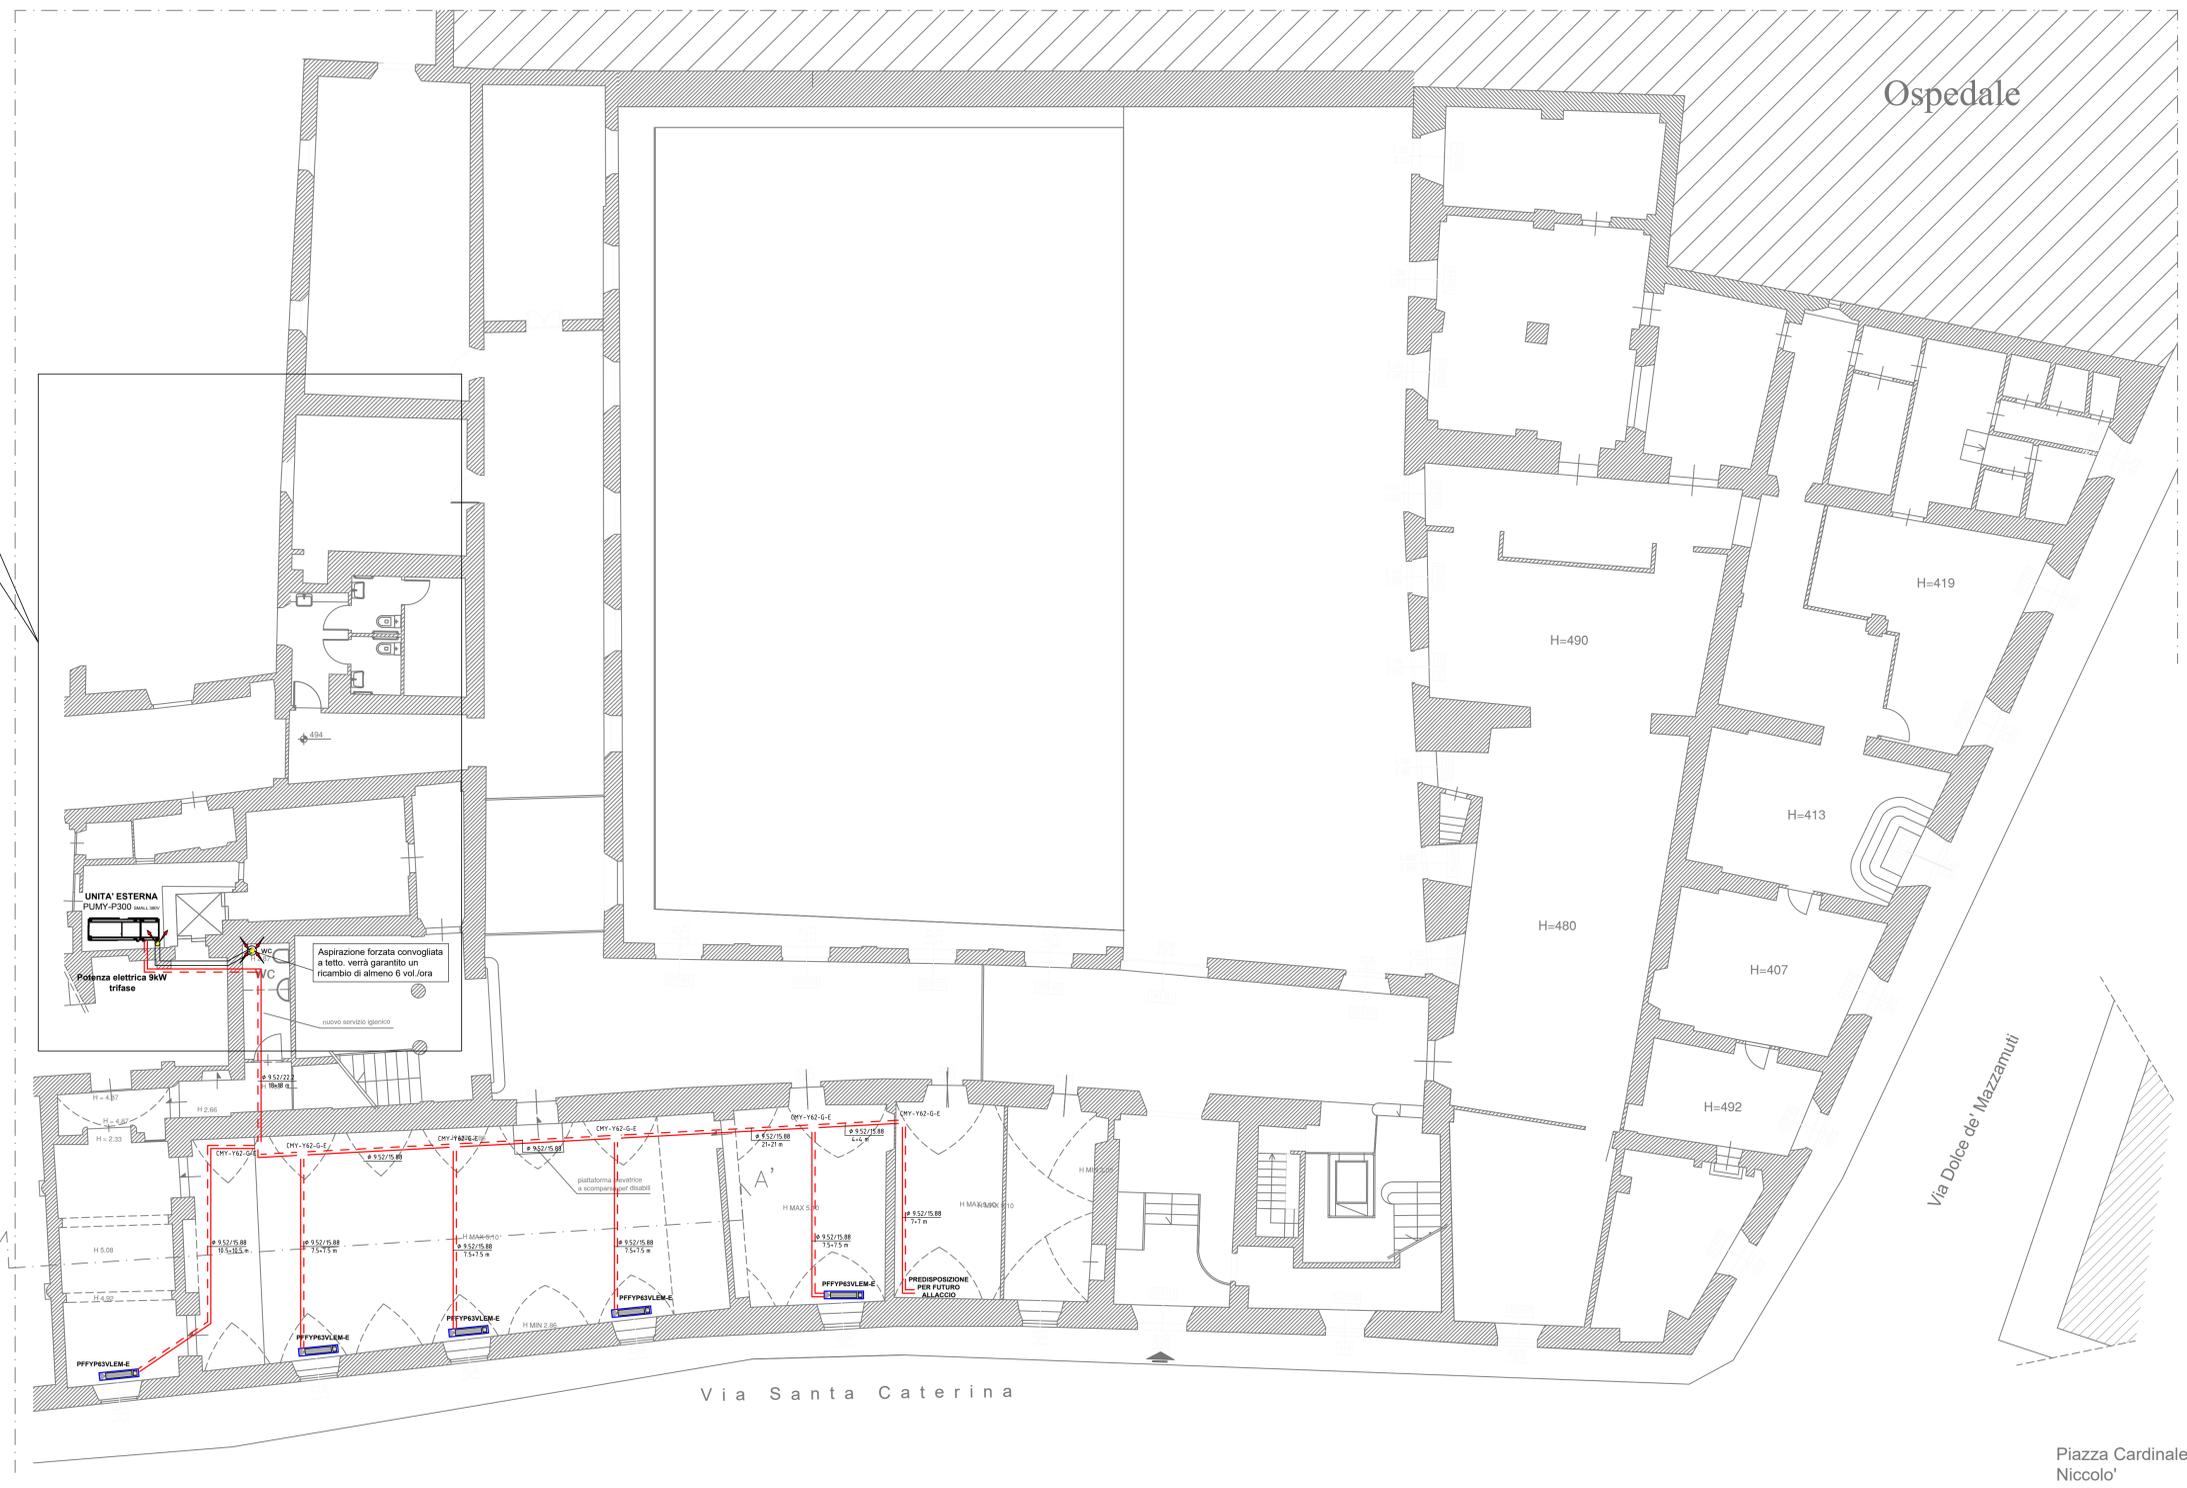

Firmato da:

PASSANNANTE DOMENICO

codice fiscale PSSDNC80A26G942B

num.serie: 75975426617458690476346961073801632758

emesso da: ArubaPEC S.p.A. NG CA 3

valido dal 24/03/2023 al 24/03/2026