
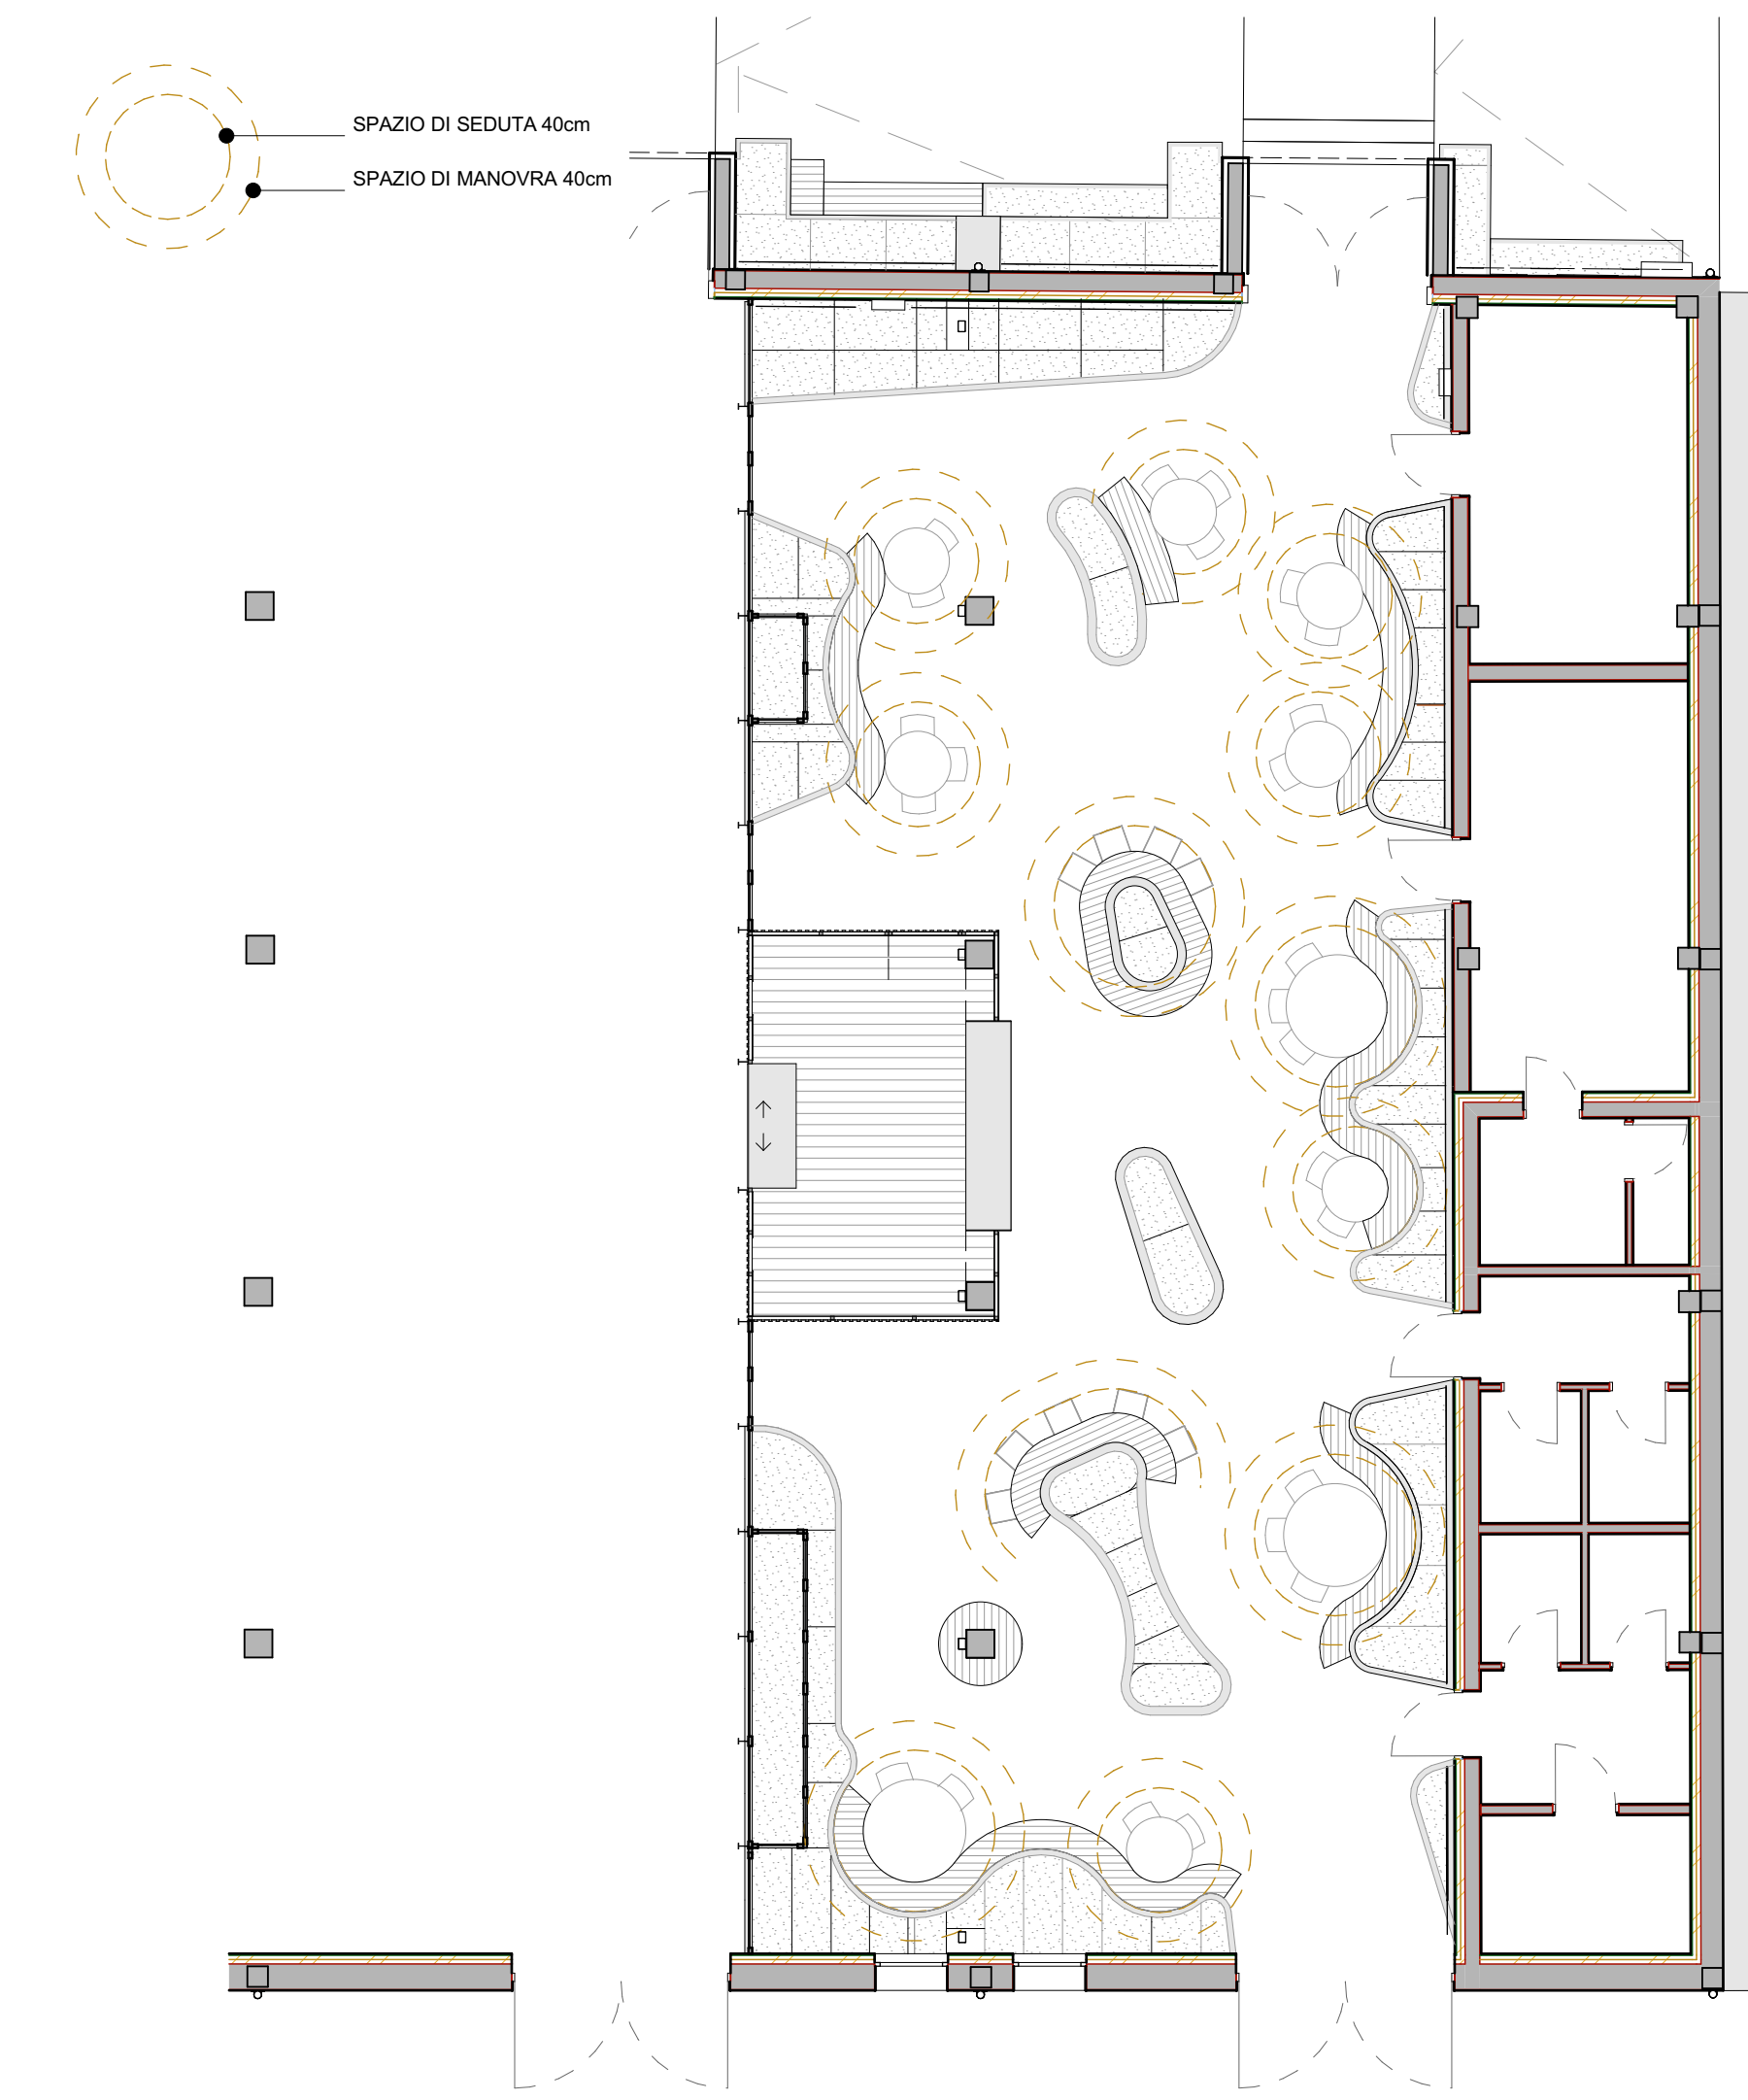


PIANTA +1,20

1:50

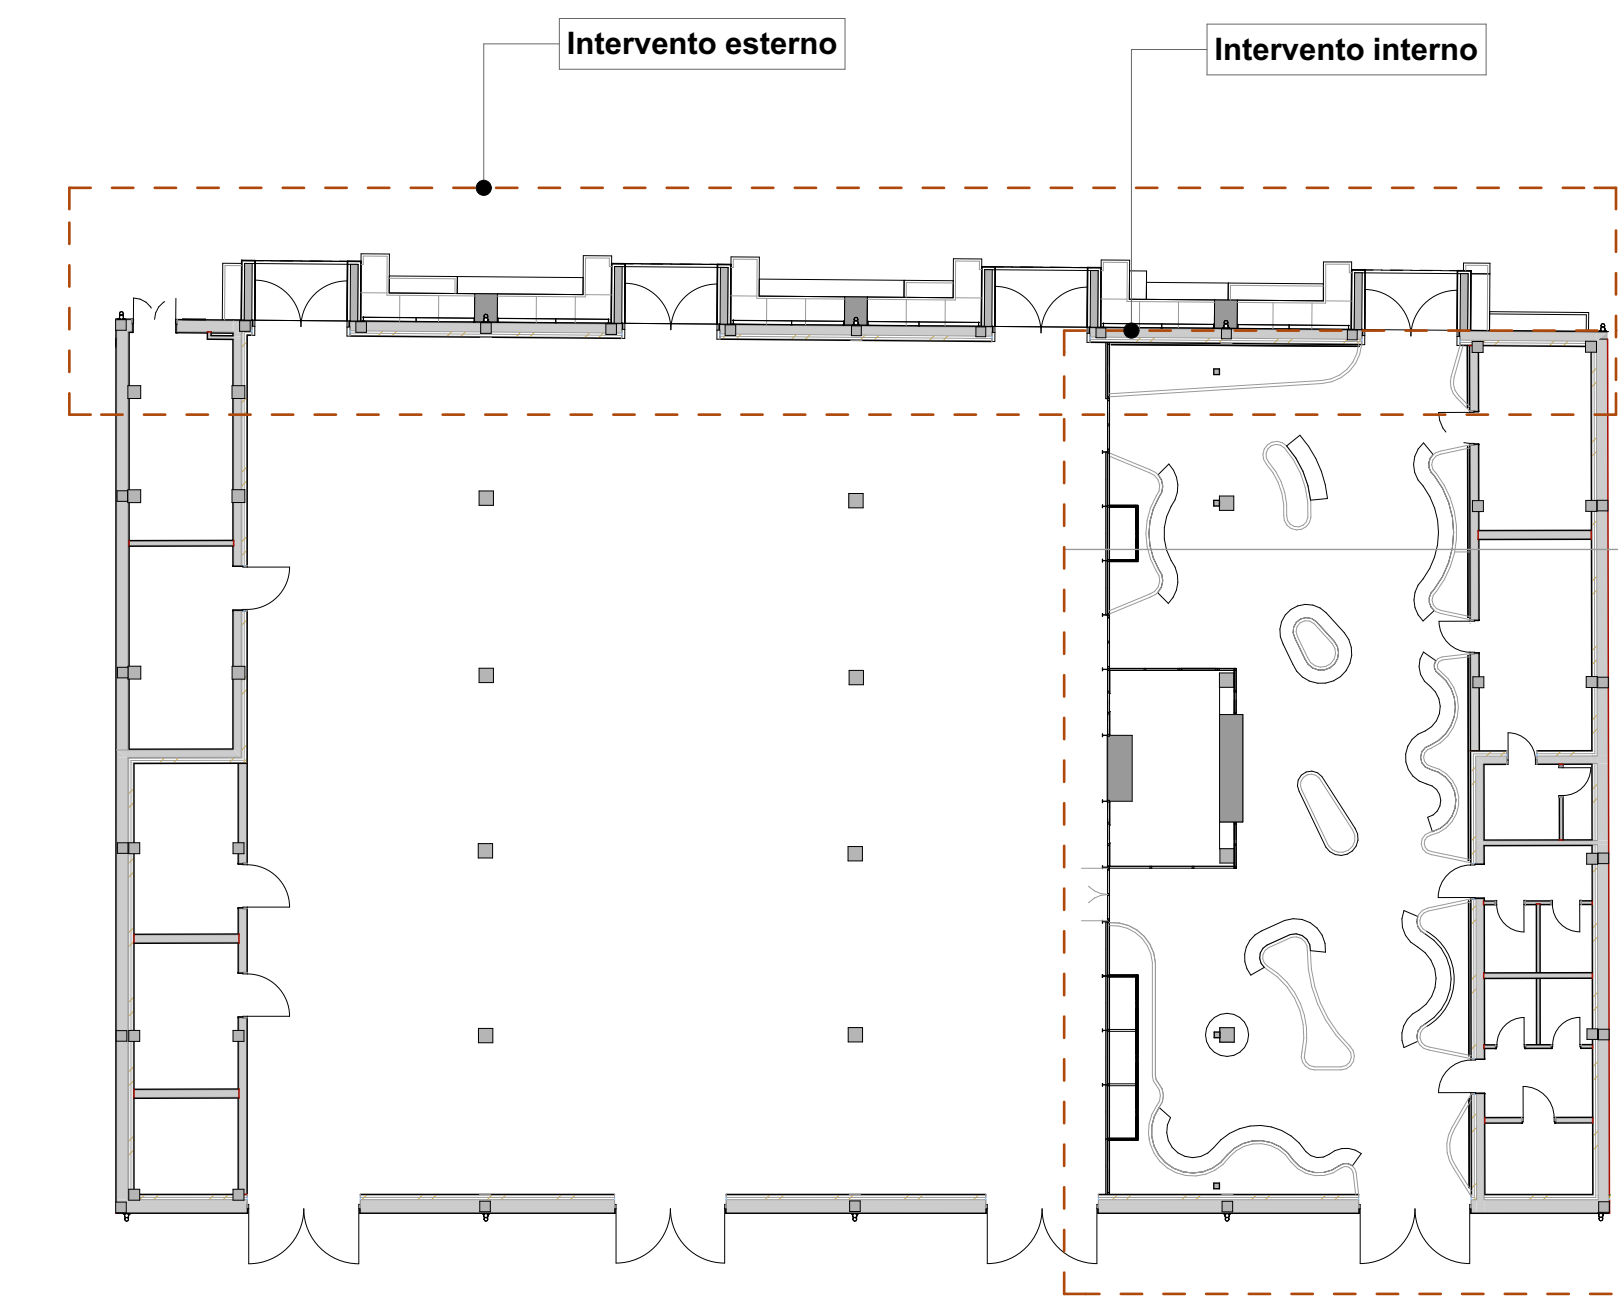

SPAZIO POSTI A SEDERE

1:100

NOTA BENE: Misure e quantità vanno verificate dalla ditta appaltatrice

<p>Progetto: Programma europeo Urban Innovative Action (UIA) - Prato Urban Jungle (PUJ)</p>	
<p>"Progetto Pilota 3 - Macrolotto Zero interventi mediante NBS indoor e outdoor al mercato metropolitano"</p>	
<p>Progettazione opere architettoniche e verdi</p> <p>PMAT INSPIRED BY PLANTS</p> <p>Prato Srl Via Salaria, 100 - 00198 Roma - IT Tel: +39 06 47 42 24 info@pmat.it</p>	<p>Progettazione opere strutturali</p> <p>SCC</p> <p>SCC project Via Salaria, 100 - 00198 Roma - IT Tel: +39 06 700 085 50 fax: +39 06 710 911 87 info@scconline.it</p>
<p>Progettazione impianti</p> <p>DELTA S.p.A.</p> <p>Via dei Tigli, 14 - 00185 Roma - IT Tel: +39 06 80 00 00 info@deltagroup.com</p>	<p>Approvazione</p> <p>Alessandro Tronchetti</p> <p>Via La Marmora, 22 - 01121 Frosinone - IT Tel: +39 0776 521 524 - fax: +39 0776 521 524 info@atras.it</p>
<p>Comune di Prato</p> <p>Sindaco: Matteo Biffoni Assessore all'Urbanistica e Ambiente: Valerio Barbera Dirigente Servizio Urbanistica e Protezione Civile: Arch. Pamela Braccioni Coordinamento Tecnico per l'UIA: Arch. Antonella Pierrela Responsabile Gruppo del Procedimento: Arch. Luca Pierrela</p>	<p>Completamento progetto PUJ</p> <p>Rossana Rocca, Antonella Pierrela, Tommaso Bigazzi, Paolo Guarnieri, Letizia Bergomi, Susanna Martelli, Lorenza Vigna</p>
<p>Completamento tecnico</p> <p>André Michel Architetto</p> <p>Via Salaria, 100 - 00198 Roma - IT Tel: +39 06 700 085 50 info@amarch.it</p>	
<p>Progettazione impianti e coordinamento sicurezza</p> <p>Studio Associato ATRE POCOMETRA</p> <p>Via Salaria, 100 - 00198 Roma - IT Tel: +39 06 700 085 50 info@atredesign.it</p>	
<p>Impianto antincendio</p> <p>Ing. Cristina Scavone</p>	
<p>Coordinamento progetto PUJ</p>	
<p>Progetto definitivo/esecutivo</p> <p>elaborato</p>	
<p>Planimetria +1,20 - Stato di Progetto</p> <p>comprovata</p> <p>Macrolotto zero - Mercato coperto</p> <p>scala: 1:50, 1:200, 1:100</p> <p>formato: A0</p> <p>PE-A-SP-P-01</p> <p>Fase: Antico - Edificio - Campione - Numero - Emissione</p>	