



Finanziato  
dall'Unione europea  
NextGenerationEU



comune di  
**PRATO**  
Codice Fiscale: 84006890481

Progetto

**MUSEO D'ARTE CONTEMPORANEA L. PECCI - INTERVENTI DI RISTRUTTURAZIONE ALLA SEDE DELLA EX RADIO TOSCANA PER REALIZZARE UNA RESIDENZA PER ARTISTI**

CUP

**C34E21000080004**

Titolo

**Layout arredi e schema impianto termo-sanitario**

Fase

**Progetto Fattibilità Tecnico Economica (PFTE)**

Servizio	<b>Servizio Edilizia storico monumentale ed immobili comunali, Politiche energetiche e Datore di Lavoro</b>
Dirigente del servizio	<b>Arch. Francesco Caporaso</b>
Responsabile Unico del Procedimento	<b>Arch. Antonio Silvestri</b>

Progettista

**Arch. Antonio Silvestri - Comune di Prato**

Coordinatore alla sicurezza in fase di progettazione

**Ing. Francesco Sanzo - Comune di Prato**

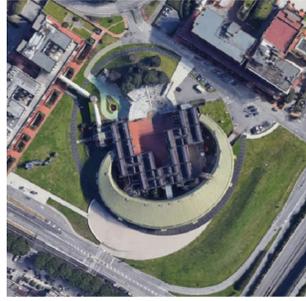



Tavola: 5

Scala: 1:100


Spazio riservato agli uffici:

© Copyright Comune di Prato - Servizio Edilizia storico monumentale ed immobili comunali, Politiche energetiche e Datore di Lavoro  
è vietata la riproduzione anche parziale del documento

data **Luglio 2022**

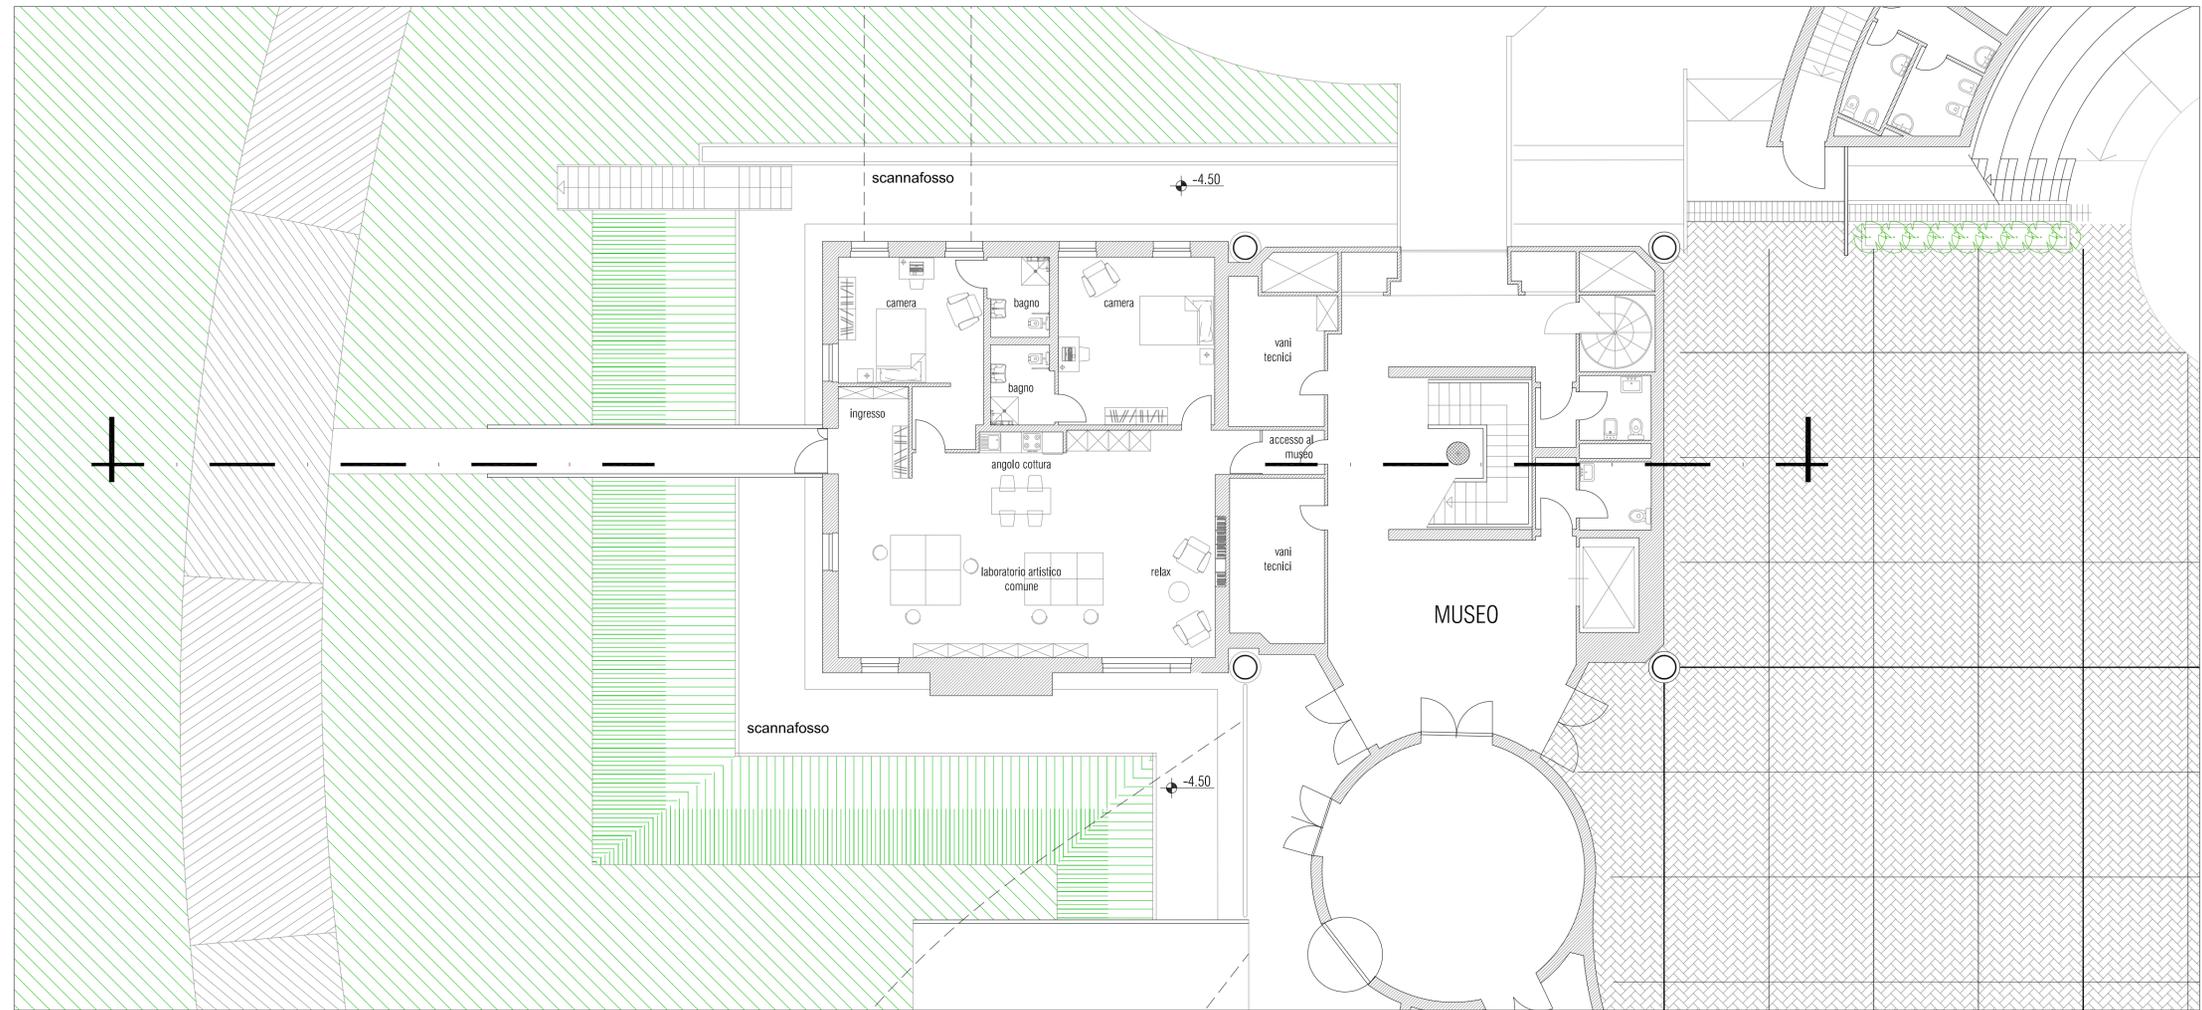

- Ventilconvettore (fan-coil) di climatizzazione locale
- Radiatore ad acqua calda riscaldamento bagno
- Radiatore elettrico riscaldamento bagno
- Linea scarico acque reflue nere Ø110
- Linea scarico acque reflue saponose Ø 50

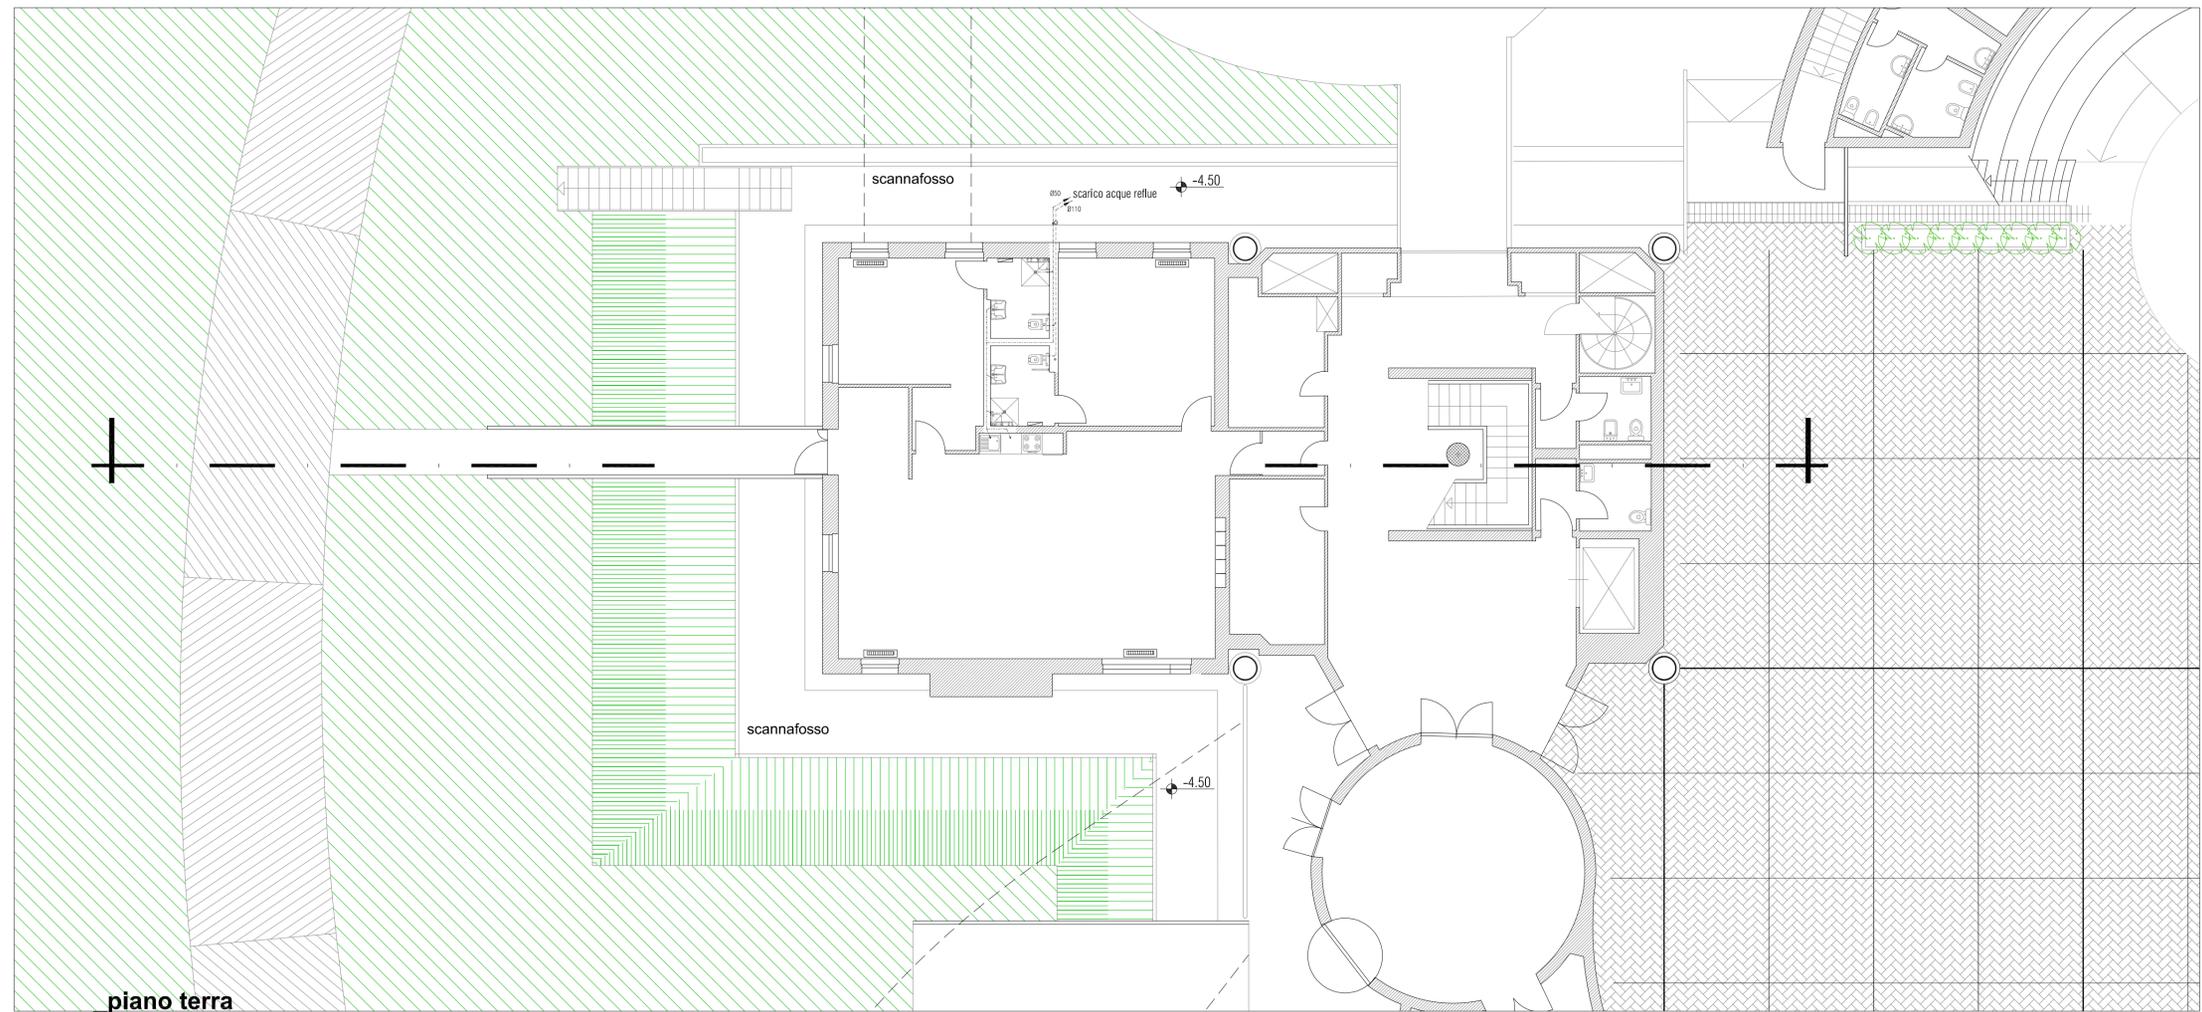

Firmato da:

**ANTONIO SILVESTRI**

codice fiscale SLVNTN66R11A783F

num.serie: 3822830846754729415

emesso da: ArubaPEC EU Qualified Certificates CA G1

valido dal 21/02/2022 al 21/01/2025